


 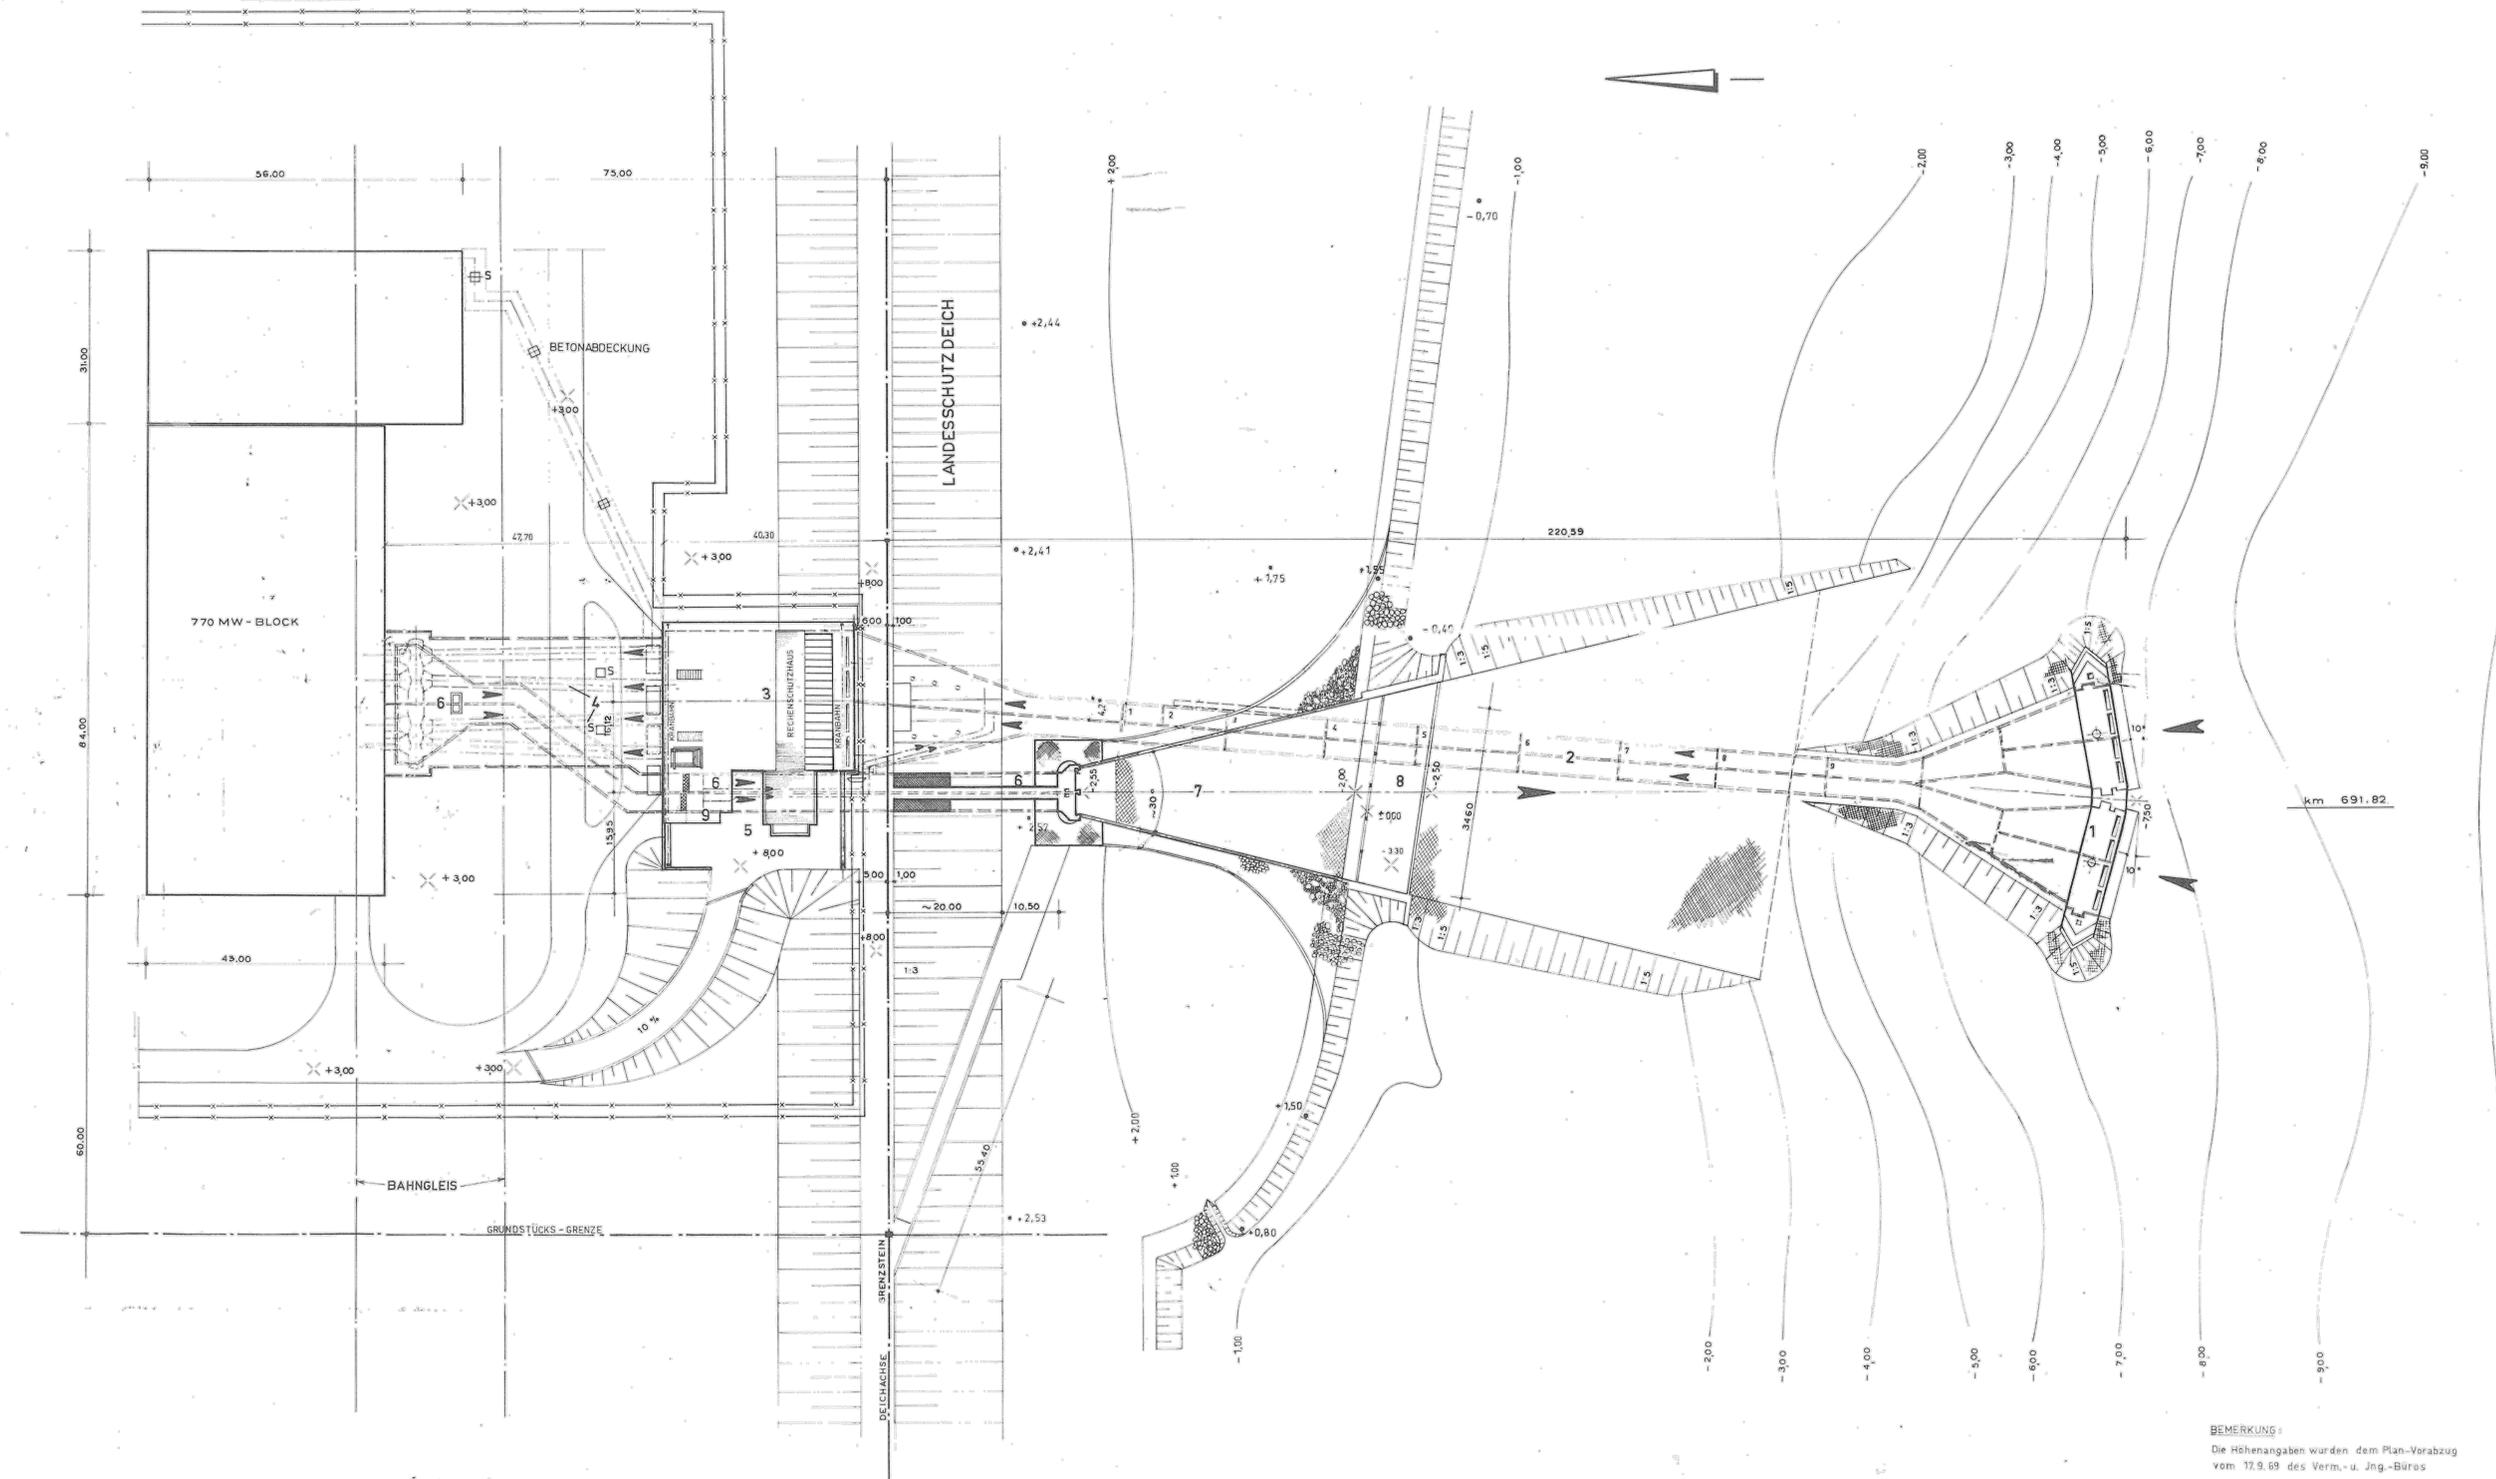


- 1 ENTNAHMEBAUWERK
- 2 ENTNAHMEKANAL
- 3 PUMPENBAUWERK
- 4 VORLAUFLEITUNGEN
- 5 VORPLATZ
- 6 RÜCKLAUFKANAL MIT ABSPERRBAUWERK
- 7 AUSLAUFTROMPETE
- 8 ABSTURZBAUWERK (KRAFTSCHLUSS - SCHWELLE)
- 9 AUFTAUPUMPE



ELBE

BK01-40/R015



Index	Art der Änderung	Datum	Name
a			
b			
c			

770 MW KERNKRAFTWERK BRUNSBÜTTEL		SIFL
Tag	Name	FLK
16. 6. 21	Ulrich	
11		
11		
Kühlwasser-Entnahme und Wiedereinleitung Lageplan		Maßstab 1:500
202000 - V282 - 1V - 294 f		
Abt	Ersatz für	Ersatz durch

BEMERKUNG:
Die Höhenangaben wurden dem Plan-Verabzug vom 17.9.89 des Verm.-u. Jng.-Büros Lutz Baginski entnommen.

Index	Art der Änderung	Datum	Name
a			
b			
c			

KERNKRAFTWERK BRUNSBÜTTEL GmbH & Co. oHG **KKB**

"Antrag auf Erteilung einer gehobenen wasserrechtlichen Erlaubnis"

Lageplan Elbwasserentnahme und Wiedereinleitung Bestand		Ausfertigung
Gehobener Genehmigungsantrag		Datum 19.08.2017
Brunsbüttel, Kernkraftwerk Brunsbüttel GmbH & Co. oHG		Plansteller C.U.
Otto-Hahn-Straße 1 22041 Brunsbüttel		Gezeichnet J.M.
		Geprüft C.U.
		Kopiert 0.75x
		Maßstab 1:500
		Projekt Nr. 04 Teilplan 2.12 10-Brunsbüttel

Lindemann + Ulrich Ingenieure GmbH & Co. KG
Elsstätt-Dees-Straße 22
25554 Wister
Tel 04823 / 922 49-0
Fax 04823 / 922 49-11